


**QUADRA VÔLEI AREIA**  
 ESCALA: 1:75  
 ÁREA: 390,00m<sup>2</sup>

4 CONJUNTO LUMINÁRIAS LED (3 UM LADO)  
 TOTAL = 12 LUMINÁRIAS LED 17.000 LÚMENS

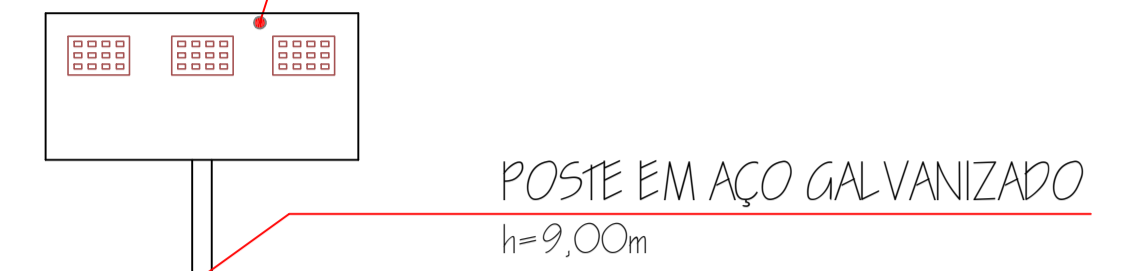


4 CONJUNTO LUMINÁRIAS LED (3 UM LADO)  
 TOTAL = 12 LUMINÁRIAS LED 17.000 LÚMENS




**VISTA LONGITUDINAL**  
 ESCALA: 1:50  
 h = 6,00 m

**DETALHE POSTE CONCRETO**

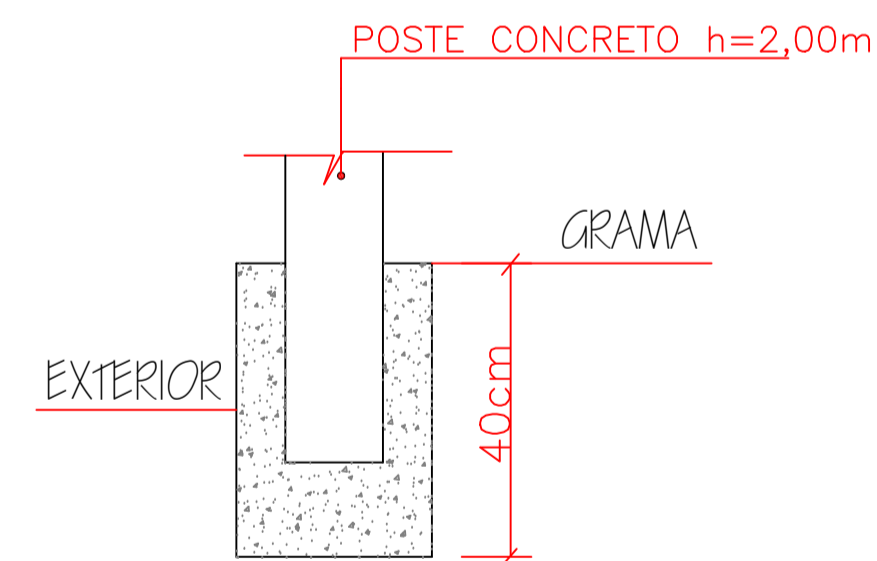

**DETALHE VIGA DE BALDRAME**  
 (82,0x0,40x0,20)  
**6,56m<sup>3</sup> CONCRETO**

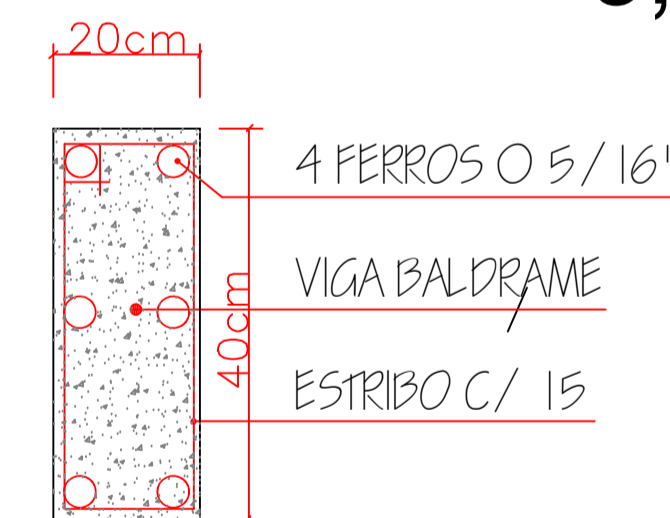

DIREITOS AUTORAIS RESERVADOS			
ALTERAÇÕES DO PROJETO SOMENTE PODERÃO SER EFETUADAS MEDIANTE AUTORIZAÇÃO DO PROJETISTA			
TÍTULO	PRANCHA		
QUADRA VOLEIBOL AREIA	01		
REFERENCIA			
PLANTA BAIXA/DETALHES SITUAÇÃO			
PROPRIETÁRIO	ASSINATURA		
PREF. MUN. DE CALMON CNPJ. 95.949.806/0001-37	_____		
RESPONSÁVEL TÉCNICO	ASSINATURA		
JEAN MARCELO ZIERO CAU/BR A32454-0	_____		
DESENHO	ESCALA	PREFEITURA	
ARQ. JEAN	1/75	_____	
	DATA	_____	
	MARÇO/2022	_____	

